


RZUT PIĘTRA

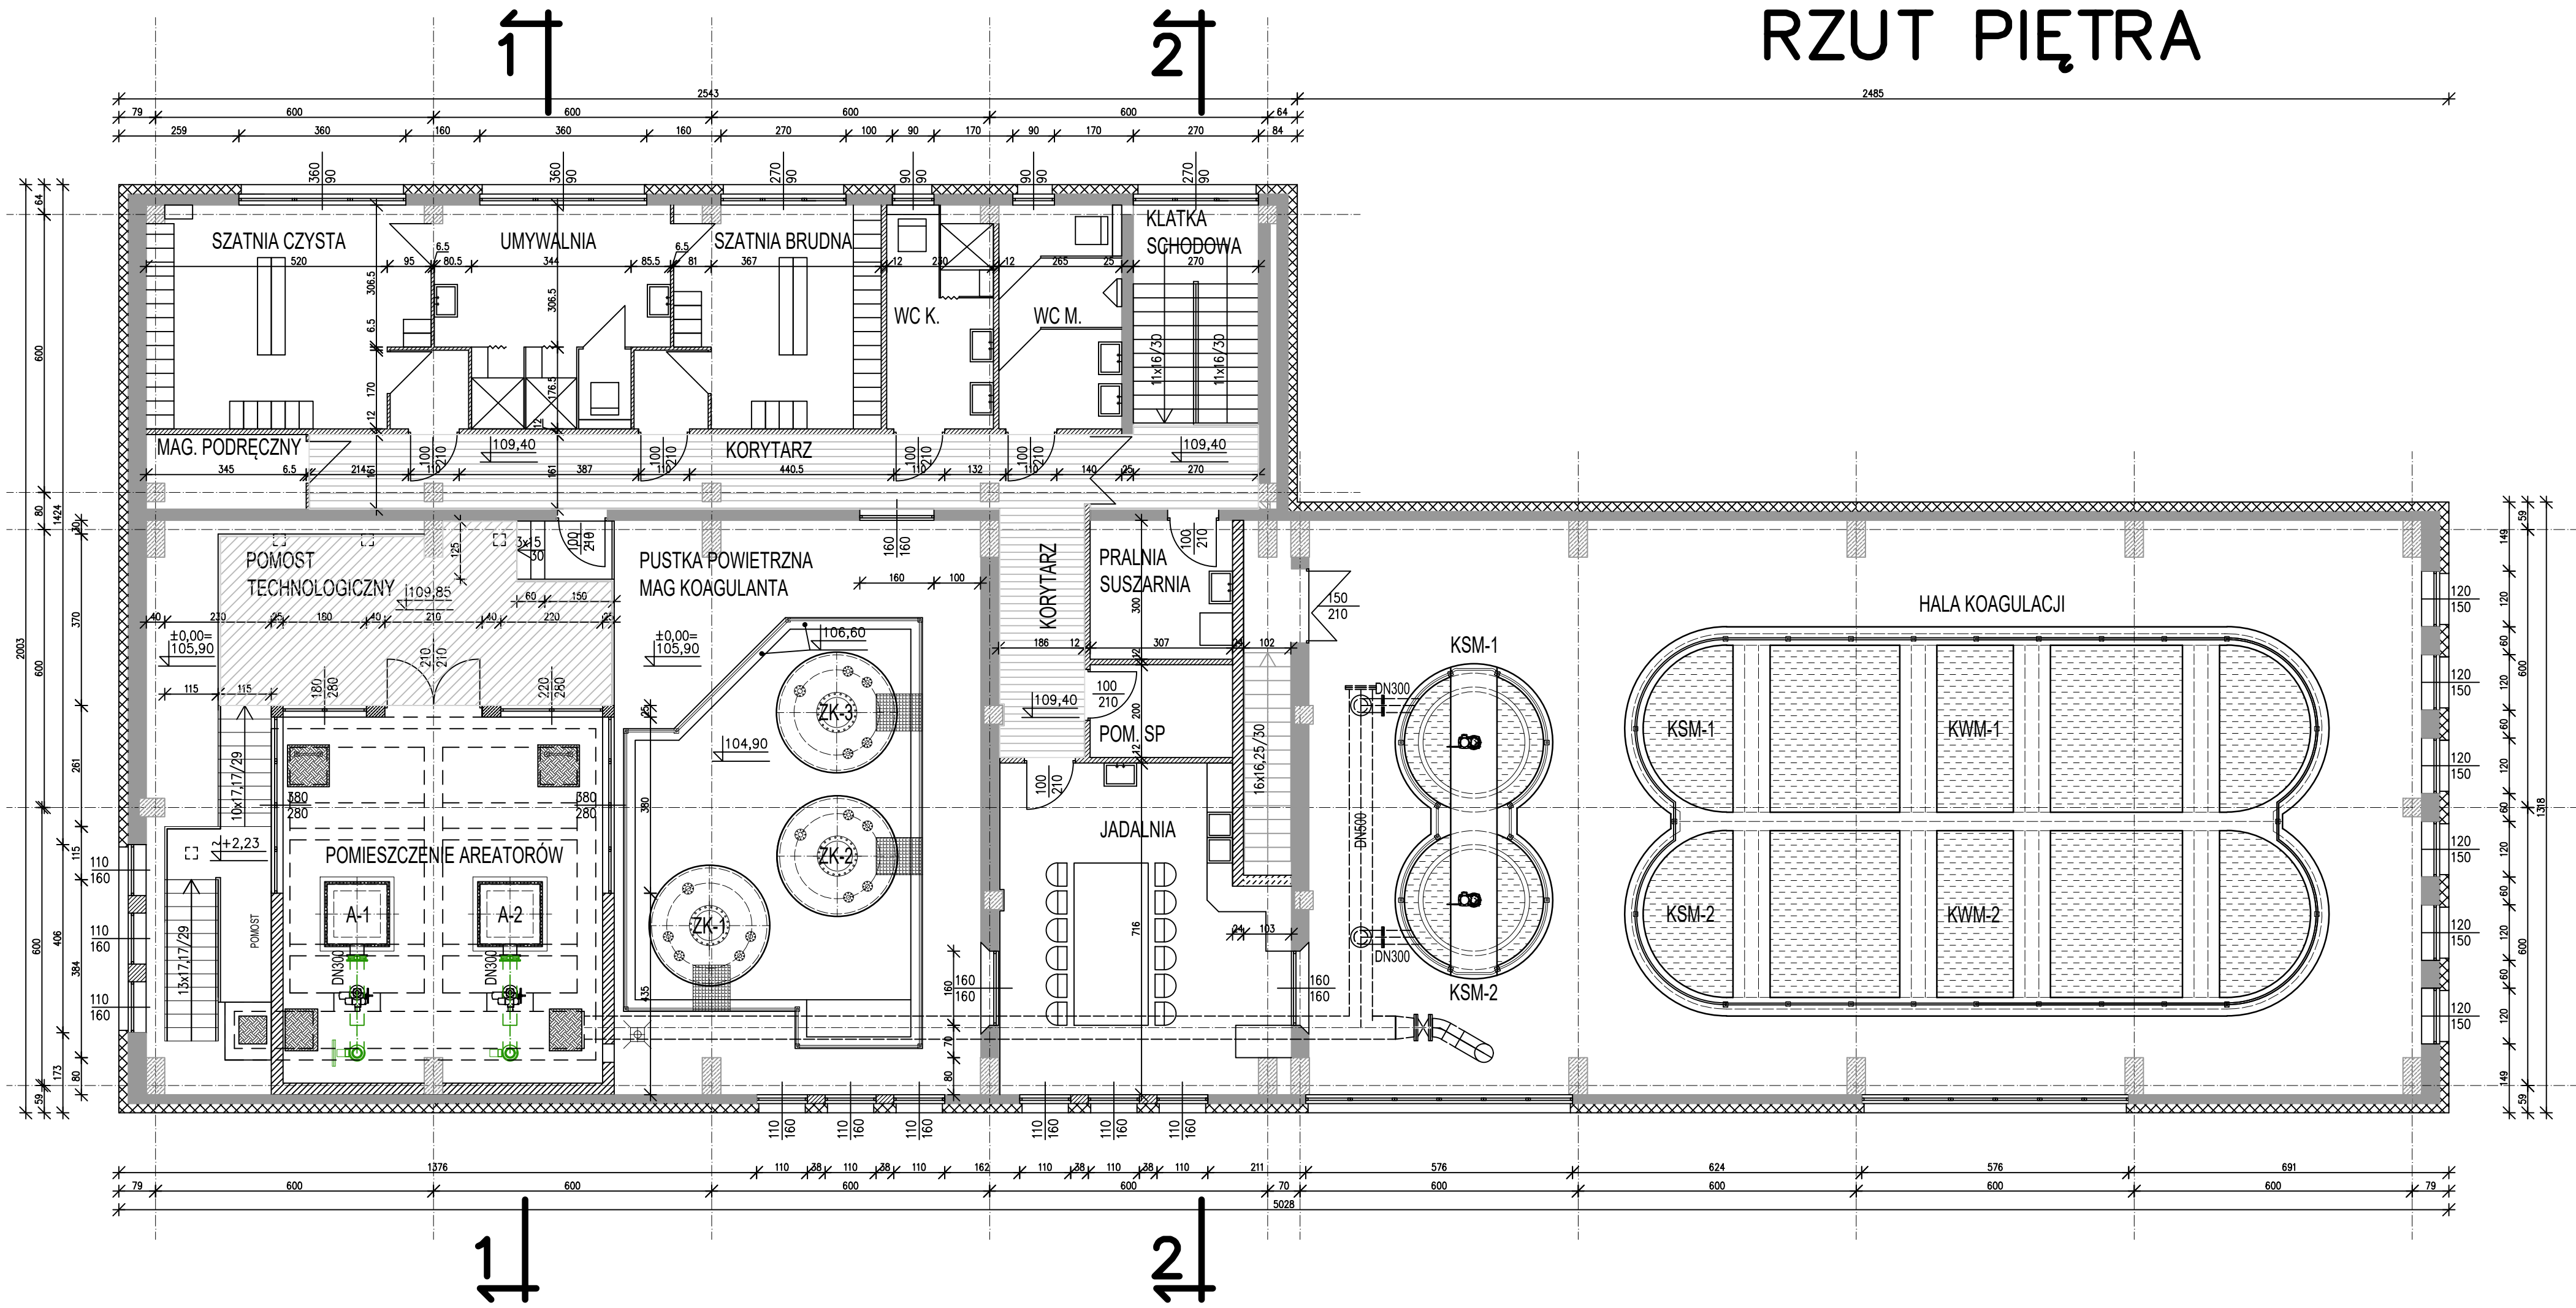

Biuro projektów AQUA S.A.		Inwestor WODOCIĄGI PŁOCKIE	
ul. Kancelerska 28 60-327 Poznań		WODOCIĄGI PŁOCKIE SP. Z O.O. ul. Harcerza Antolka Gradowskiego 11 09-402 Płock	
Opracował tech. bud. Tadeusz Bączyk		Inwestycja MODERNIZACJA BUDYNKU KOAGULACJI ZACHODNIEJ I OSADNIKÓW POKOAGULACYJNYCH	
		Obiekt STACJA UZDATNIANIA WODY "PŁOCK"	
Stadium KPP	Tom K-4	Tytuł RZUT PIĘTRA	
Umowa	997	Branża BUDOWLANA	
Data 2025-10-17	Skala 1:100	Numer rysunku AR/2	