


Rzut 1-1

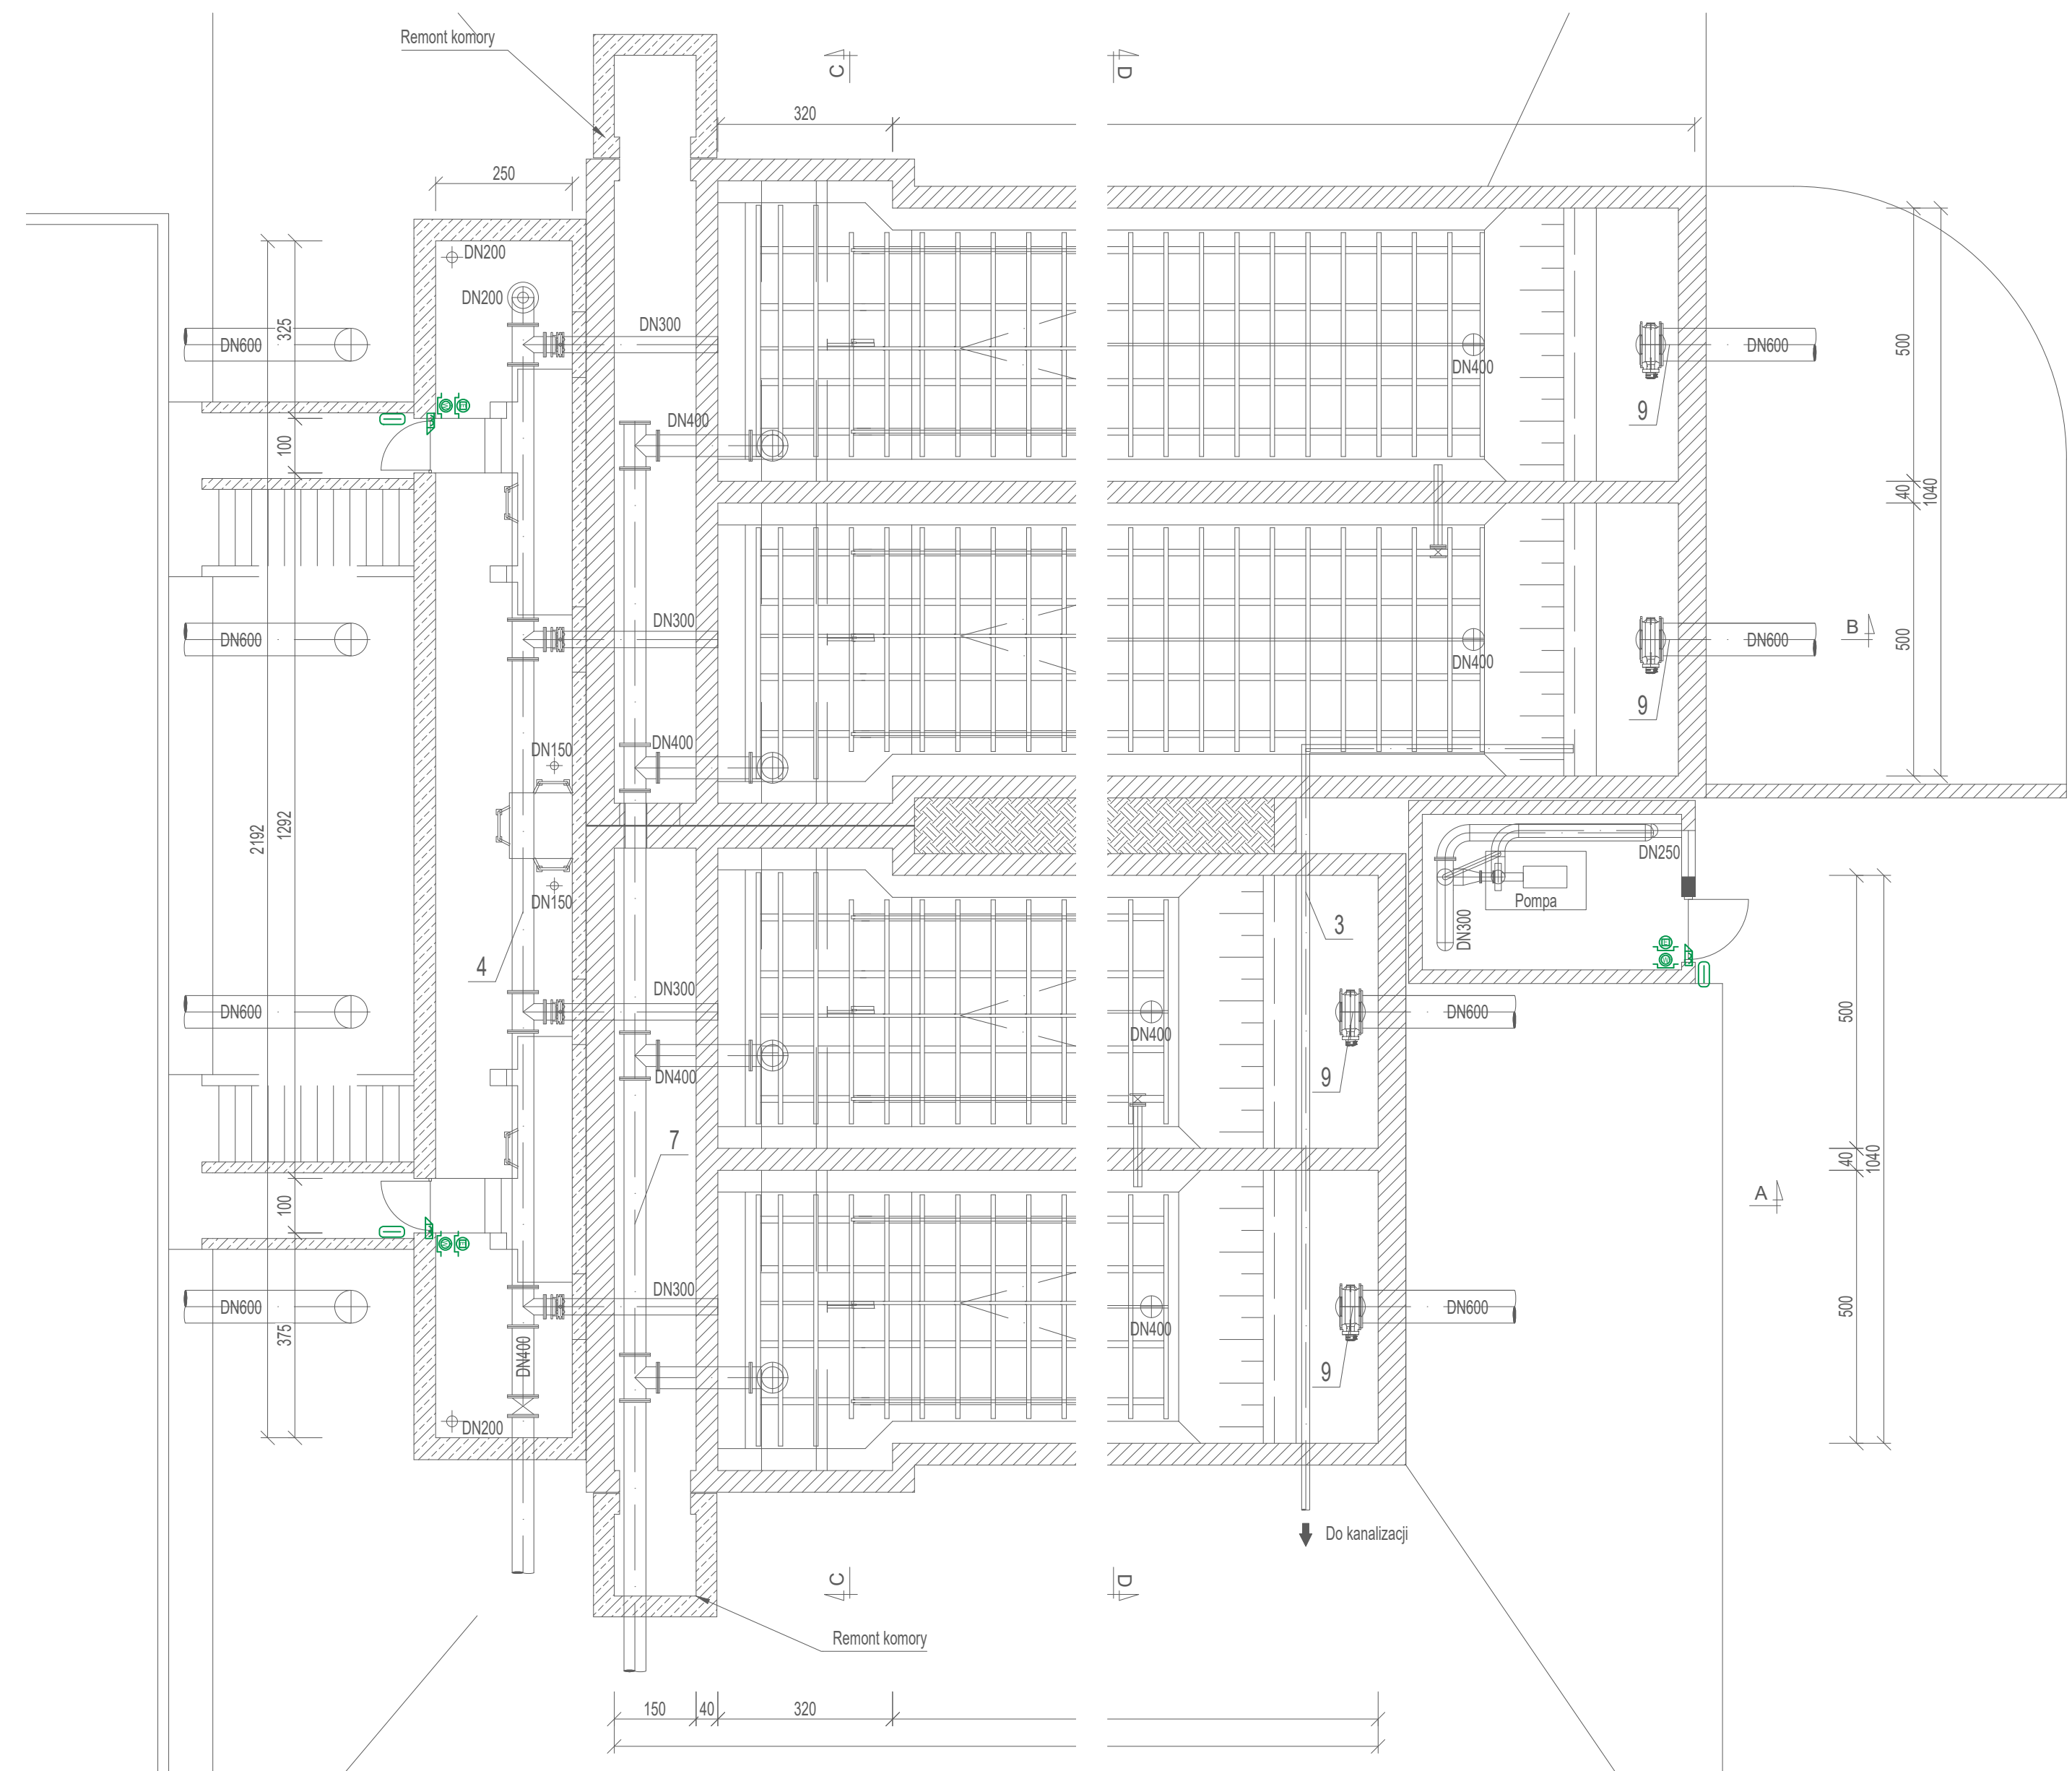

Rzut 3-3



- Legenda:
- Kontroler
 - Czynnik
 - Elektrozaczep
 - Przycisk ewakuacyjny
 - Przycisk wyśrobia
 - Zasilacz KD

Biurowie projektowe <div>AQUA S.A. ul. Kanderska 28 60-327 Poznań</div>			Inwestor <div>WODOCIĄGI PŁOCKIE WODOCIĄGI PŁOCKIE SP. Z O.O. ul. Harcerza Antonka Gradowskiego 11 09-402 Płock</div>		
Opracował tech. M. Saniewski <small>spec. instalacji sanitarnej / nr upr. WNP/0301/2017/P/030</small>		Inwestycja MODERNIZACJA BUDYNKU KOAGULACJI ZACHODNIEJ I OSADNIKÓW POKOAGULACYJNYCH			
		Obiekt OSADNIKI POKOAGULACYJNE NR 1+4 OBIEKTY 2.1+4			
Stadium KPP		Tom K-1		Tytuł KONCEPCJA SYSTEMU KONTROLI DOSTĘPU	
Uwaga 997		Branda TELETECHNICZNA			
Data 2025-08-28		Skala 1:100		Numer rysunku BT/2	