



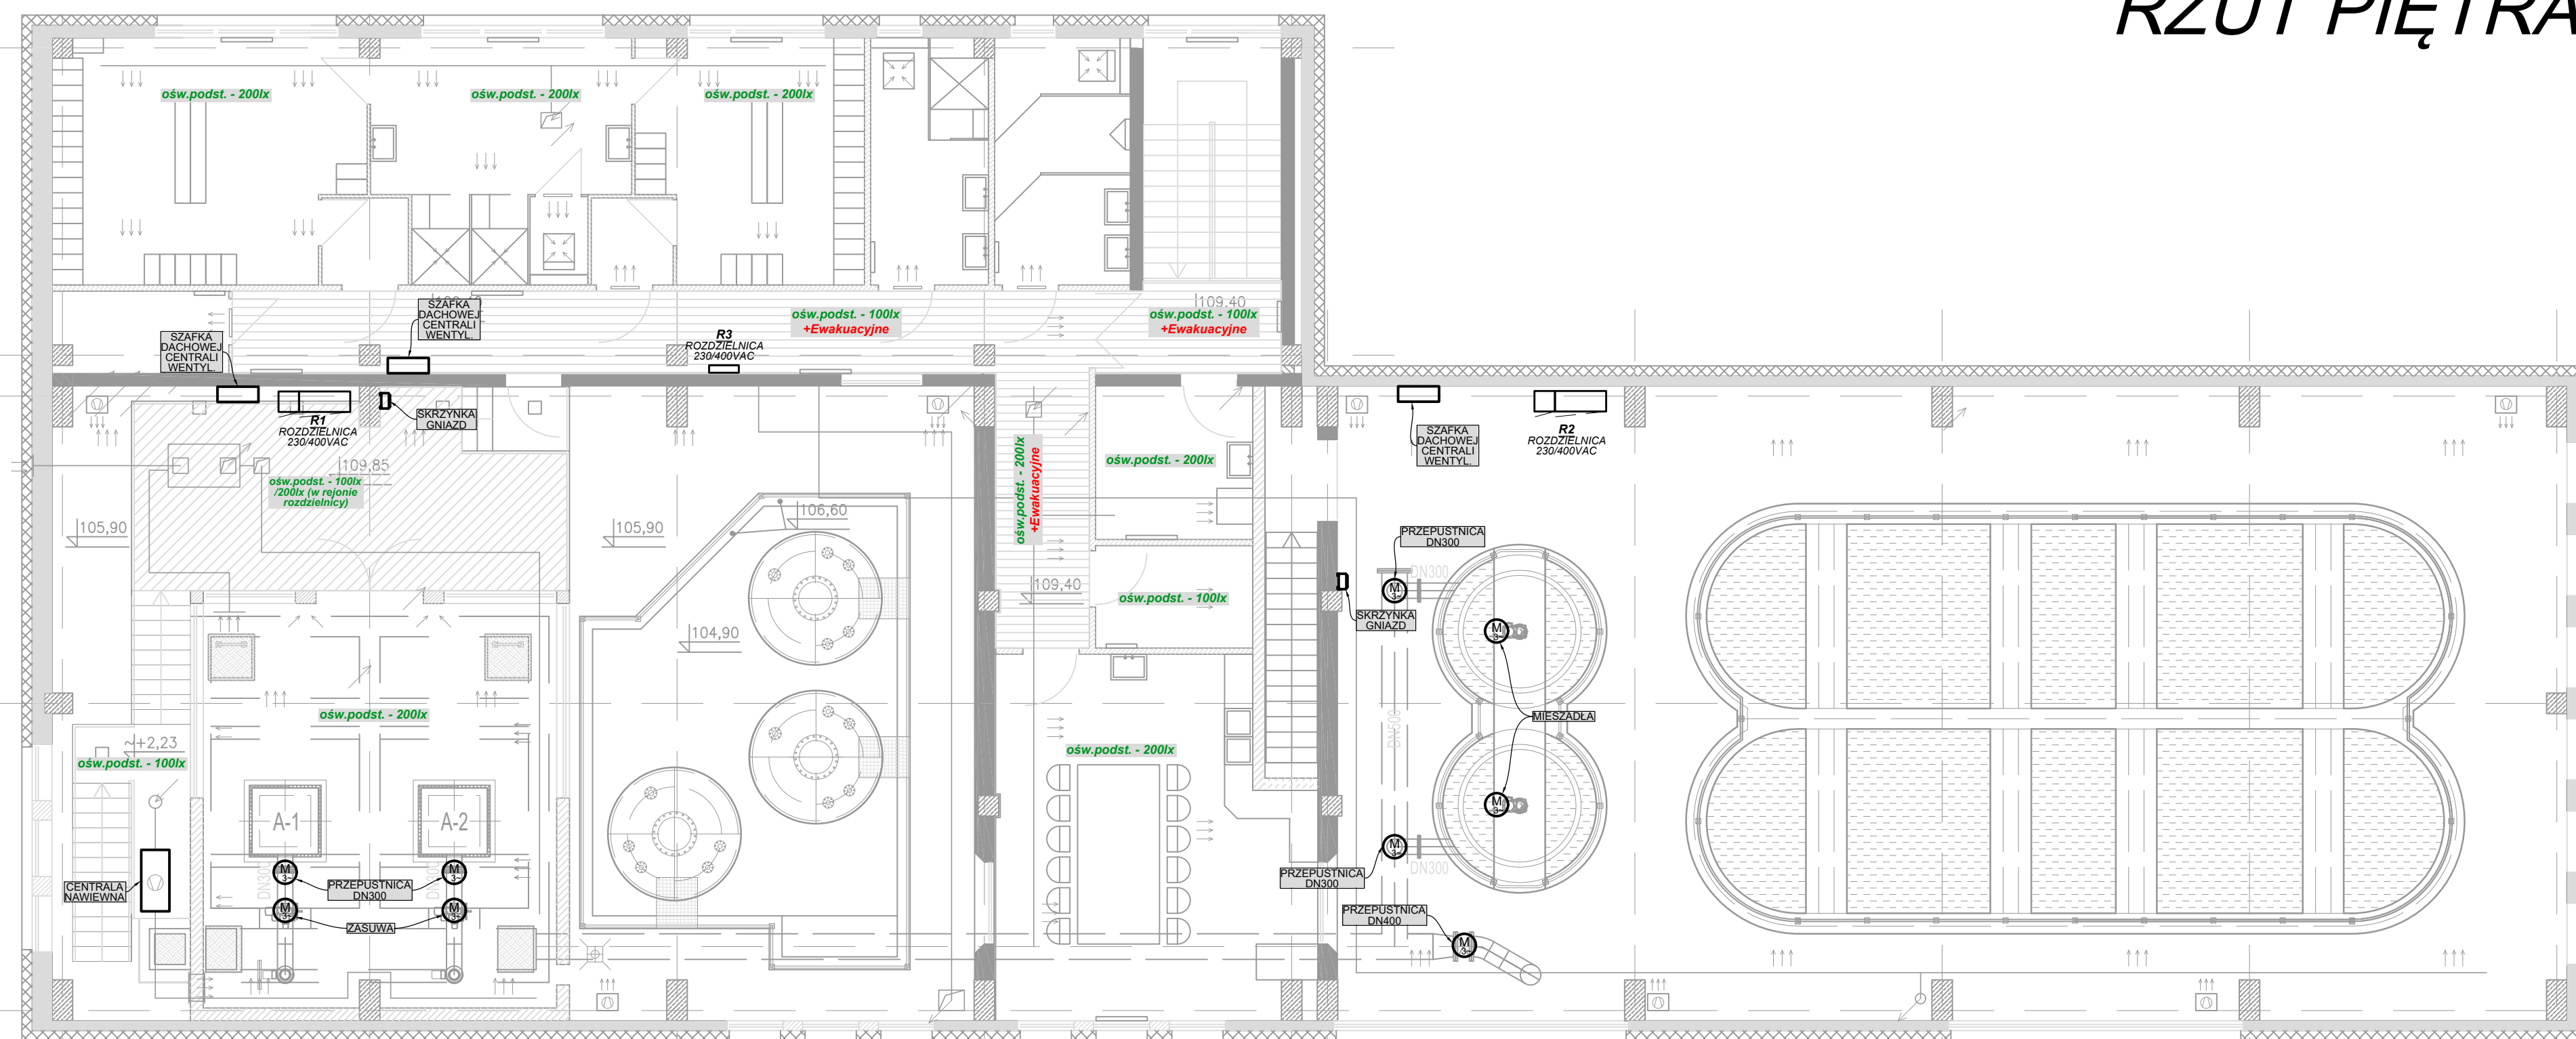

RZUT PIĘTRA

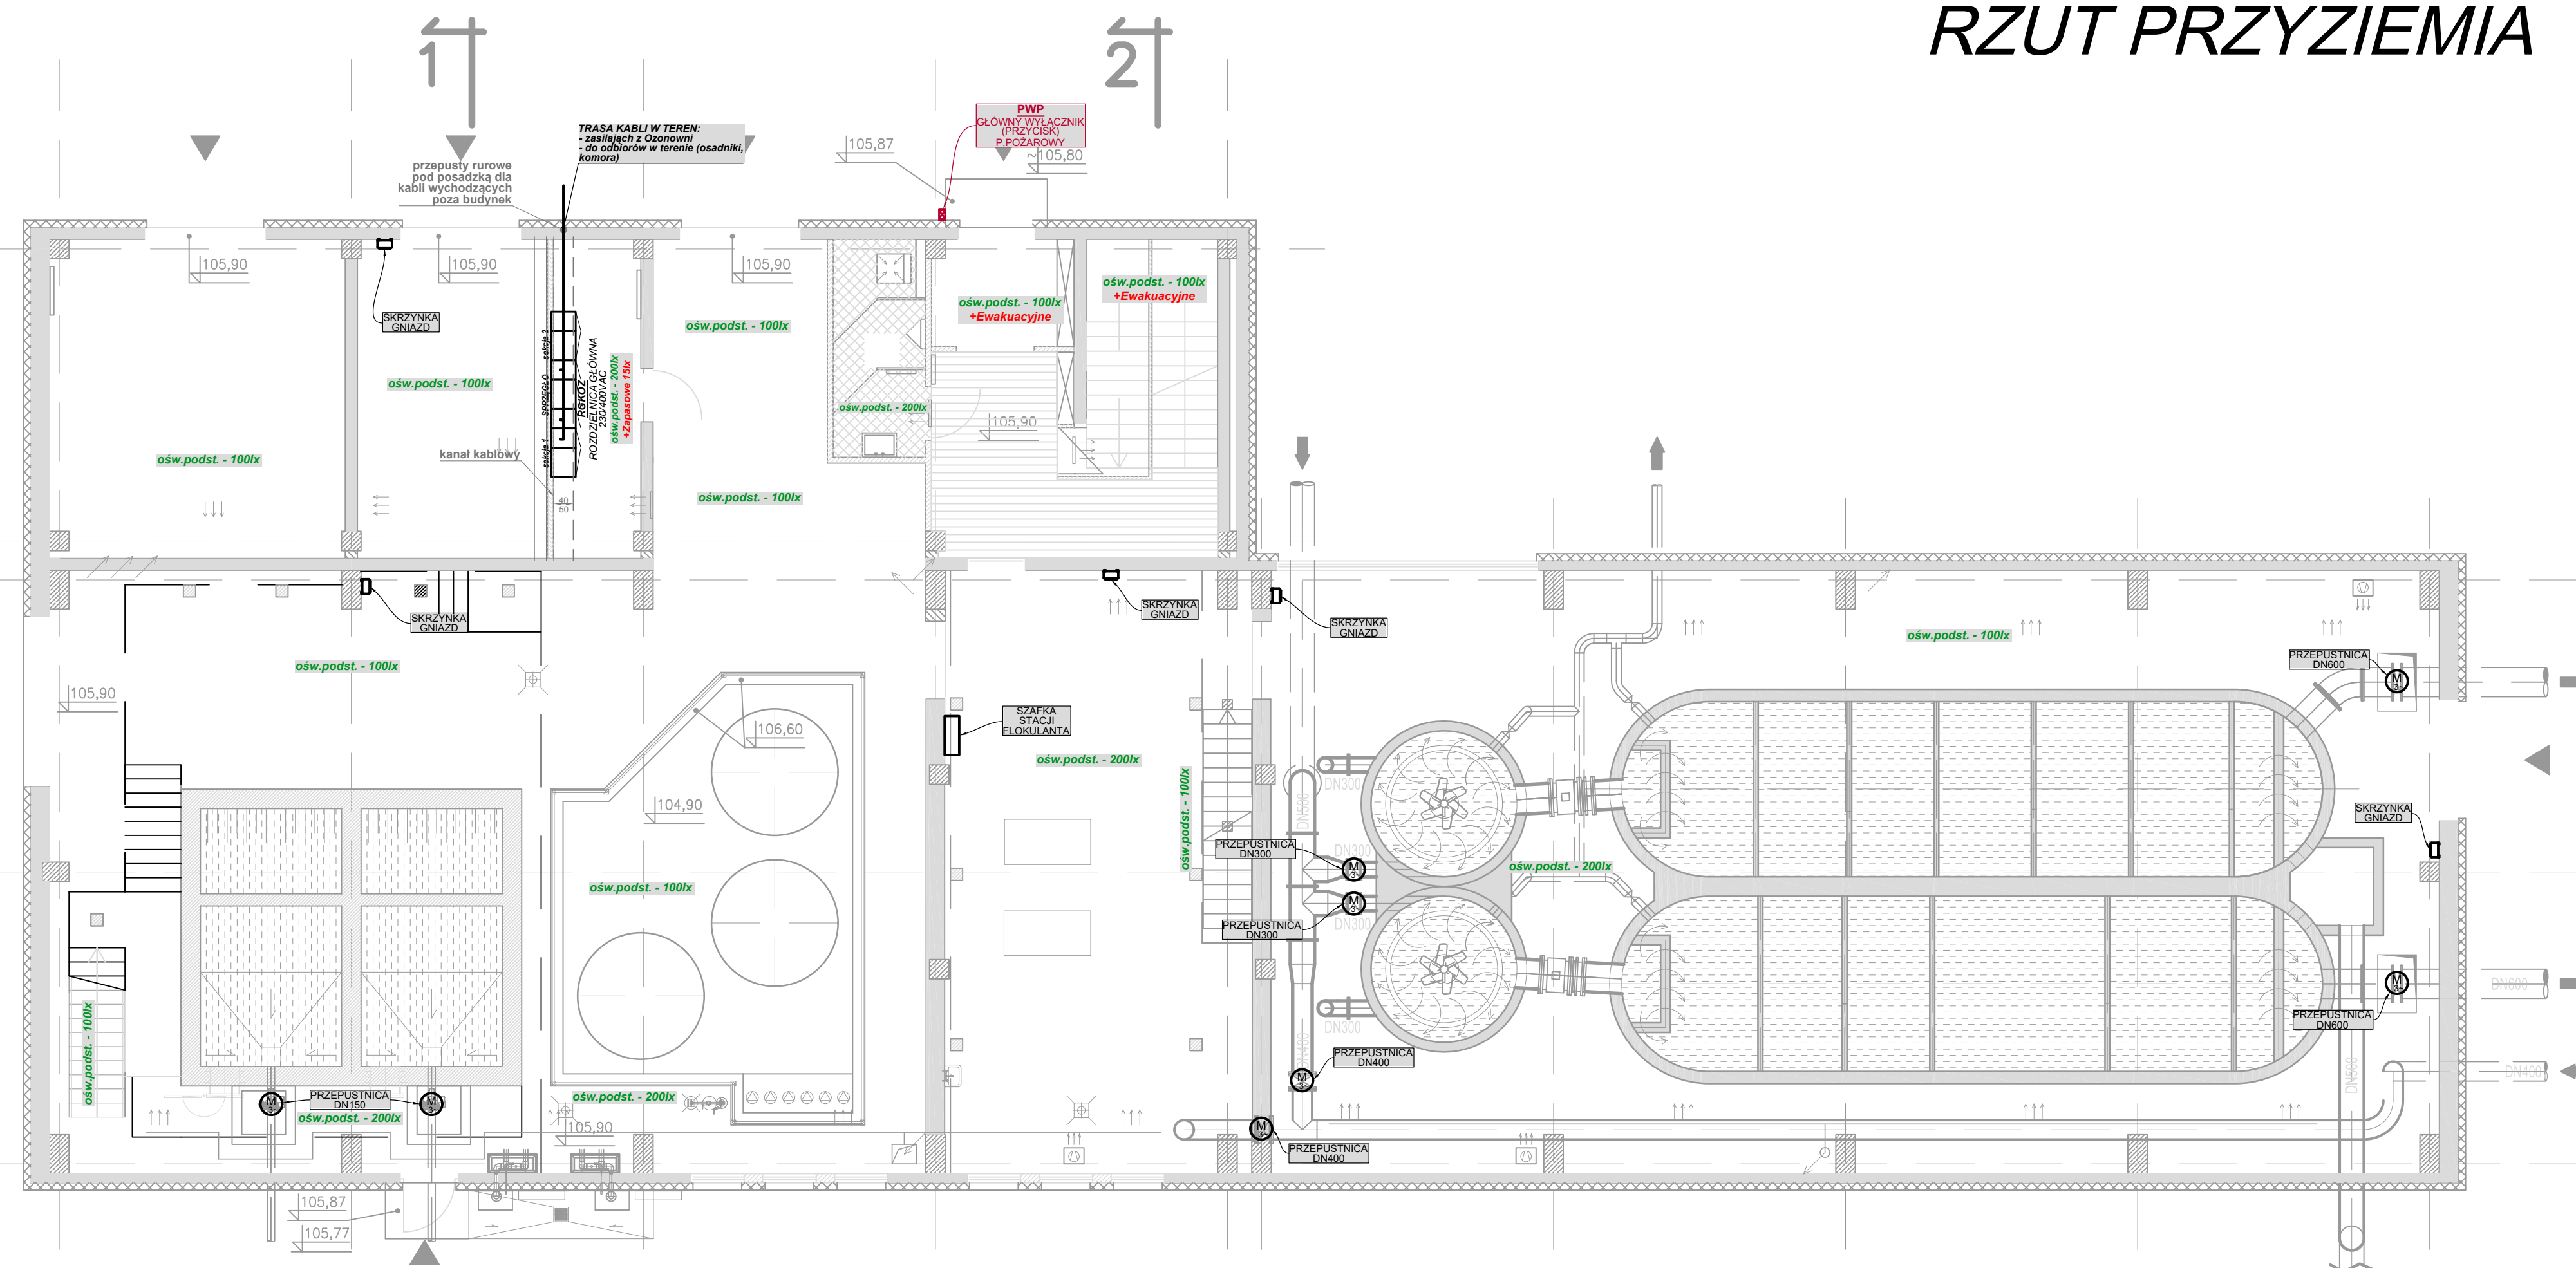

RZUT PRZYZIEMIA



Biuro projektów  AQUA S.A. ul. Kaniárska 28 60-327 Poznań		Inwestor  WODOCIĄGI PŁOCKIE SP. Z O.O. ul. Harcerza Antolka Gadowskiego 11 09-402 Płock
Projektował: mgr inż. Rafał Karin <small>upr. nr WKP/0318/PJOE/08</small> Opracował: mgr inż. Anita Taciak		Inwestycja MODERNIZACJA BUDYNKU KOAGULACJI ZACHODNIEJ I OSADNIKÓW POKOAGULACYJNYCH
		Obiekt BUDYNEK KOAGULACJI ZACHODNIEJ OB. 1
Stadium KPP	Tom K-4	Tytuł ROZMIESZCZENIE GŁÓWNYCH URZĄDZEŃ ELEKTROENERGETYCZNYCH I TECHNOLOGICZNYCH
Umowa 997		
Data 2025-10-24	Skala 1:100	
		Branża ELEKTRYCZNA Numer rysunku IE/5