


- LEGENDA:
- WENTYLACJA NAWIEWNA
 - WENTLACJA WYCIĄGOWA
 - WENTYLACJA - POWIETRZE Z CZERPNI
 - WENTYLACJA - POWIETRZE DO WYRZUTNI
 - NAWIEW POWIETRZA SUCHEGO
 - WYCIĄG POWIETRZA WILGOTNEGO
 - GRZEJNIK WODNY
 - NAGRZEWNICA POWIETRZA

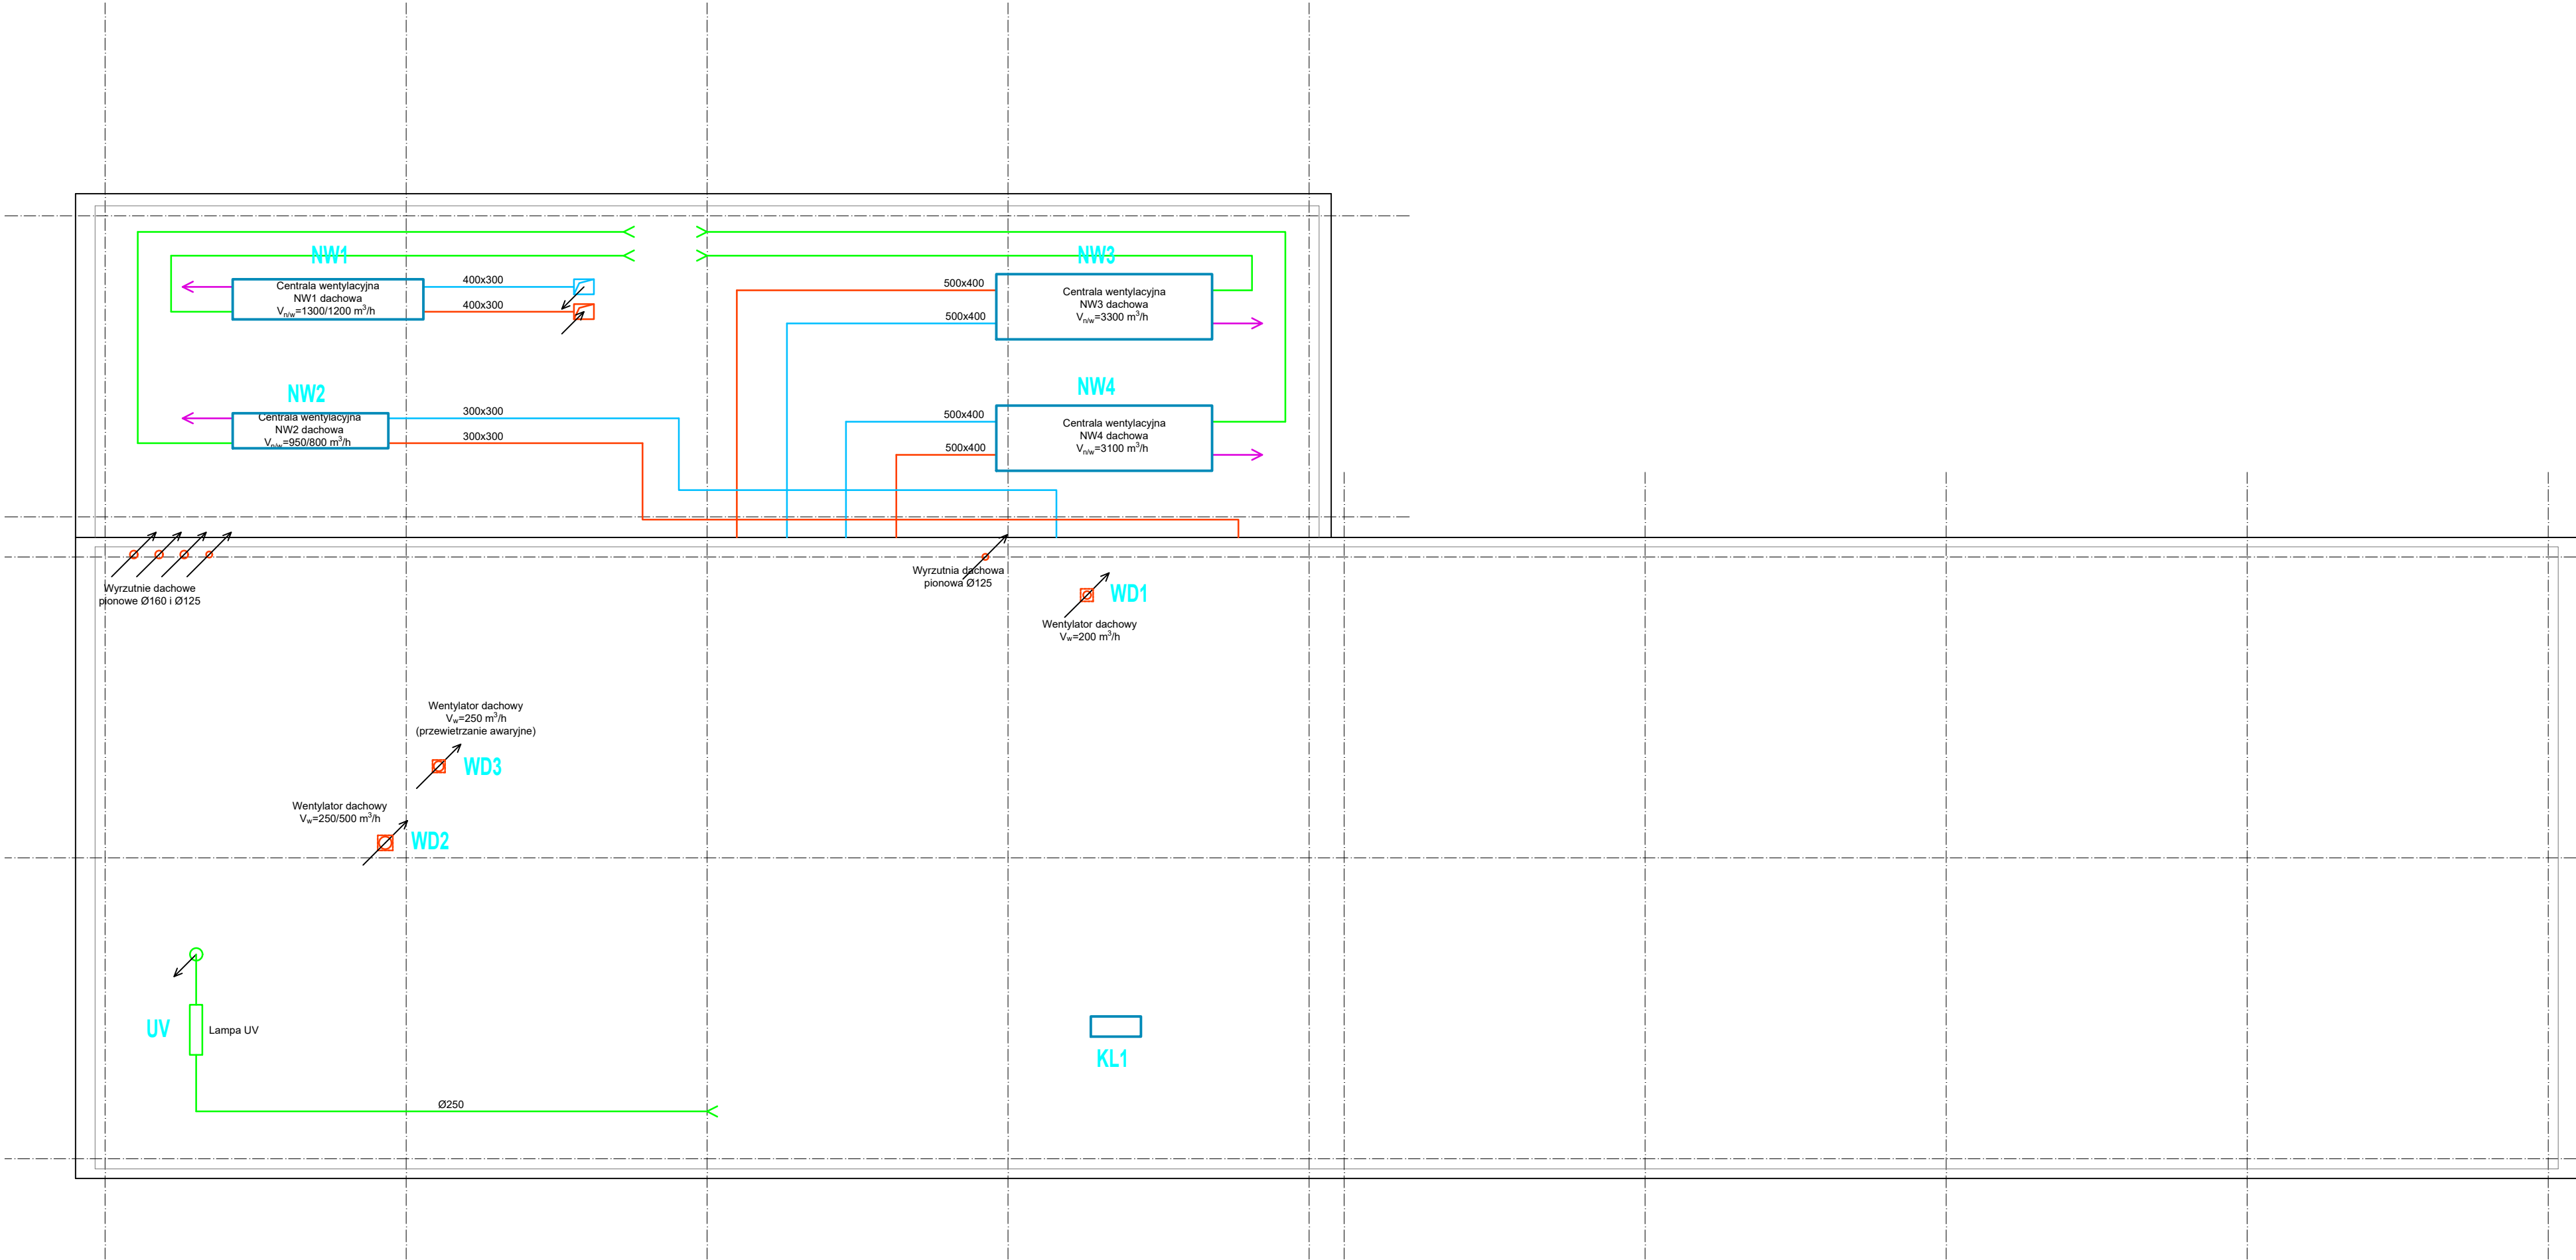

Biuro projektów <div>AQUA S.A.</div> <div>AQUA S.A. ul. Kancelarska 28 60-327 Poznań</div>			<div>Inwestor</div> <div>WODOCIĄGI PŁOCKIE</div> <div>WODOCIĄGI PŁOCKIE SP. Z O.O. ul. Harcerza Antolka Gradowskiego 11 09-402 Płock</div>		
<div>Opracował</div> <div><div>mgr inż. G. Padurski spec. instalacyjna / nr upr. WKP10138POOS04</div></div>			<div>Inwestycja</div> <div>MODERNIZACJA BUDYNKU KOAGULACJI ZACHODNIEJ I OSADNIKÓW POKOAGULACYJNYCH</div>		
			<div>Obiekt</div> <div>BUDYNEK KOAGULACJI "ZACHODNIEJ" OBIEKT NR 1.1</div>		
Stadium KPP		Tom K-4	Tytuł KONCEPCJA MODERNIZACJI INSTALACJA WENTYLACJI I OGRZEWANIA - RZUT DACHU		Branża SANITARNA
Umowa 997					Numer rysunku
Data 2025-10-24	Skala 1:100				IS-CW/3